


PIANO TERRA

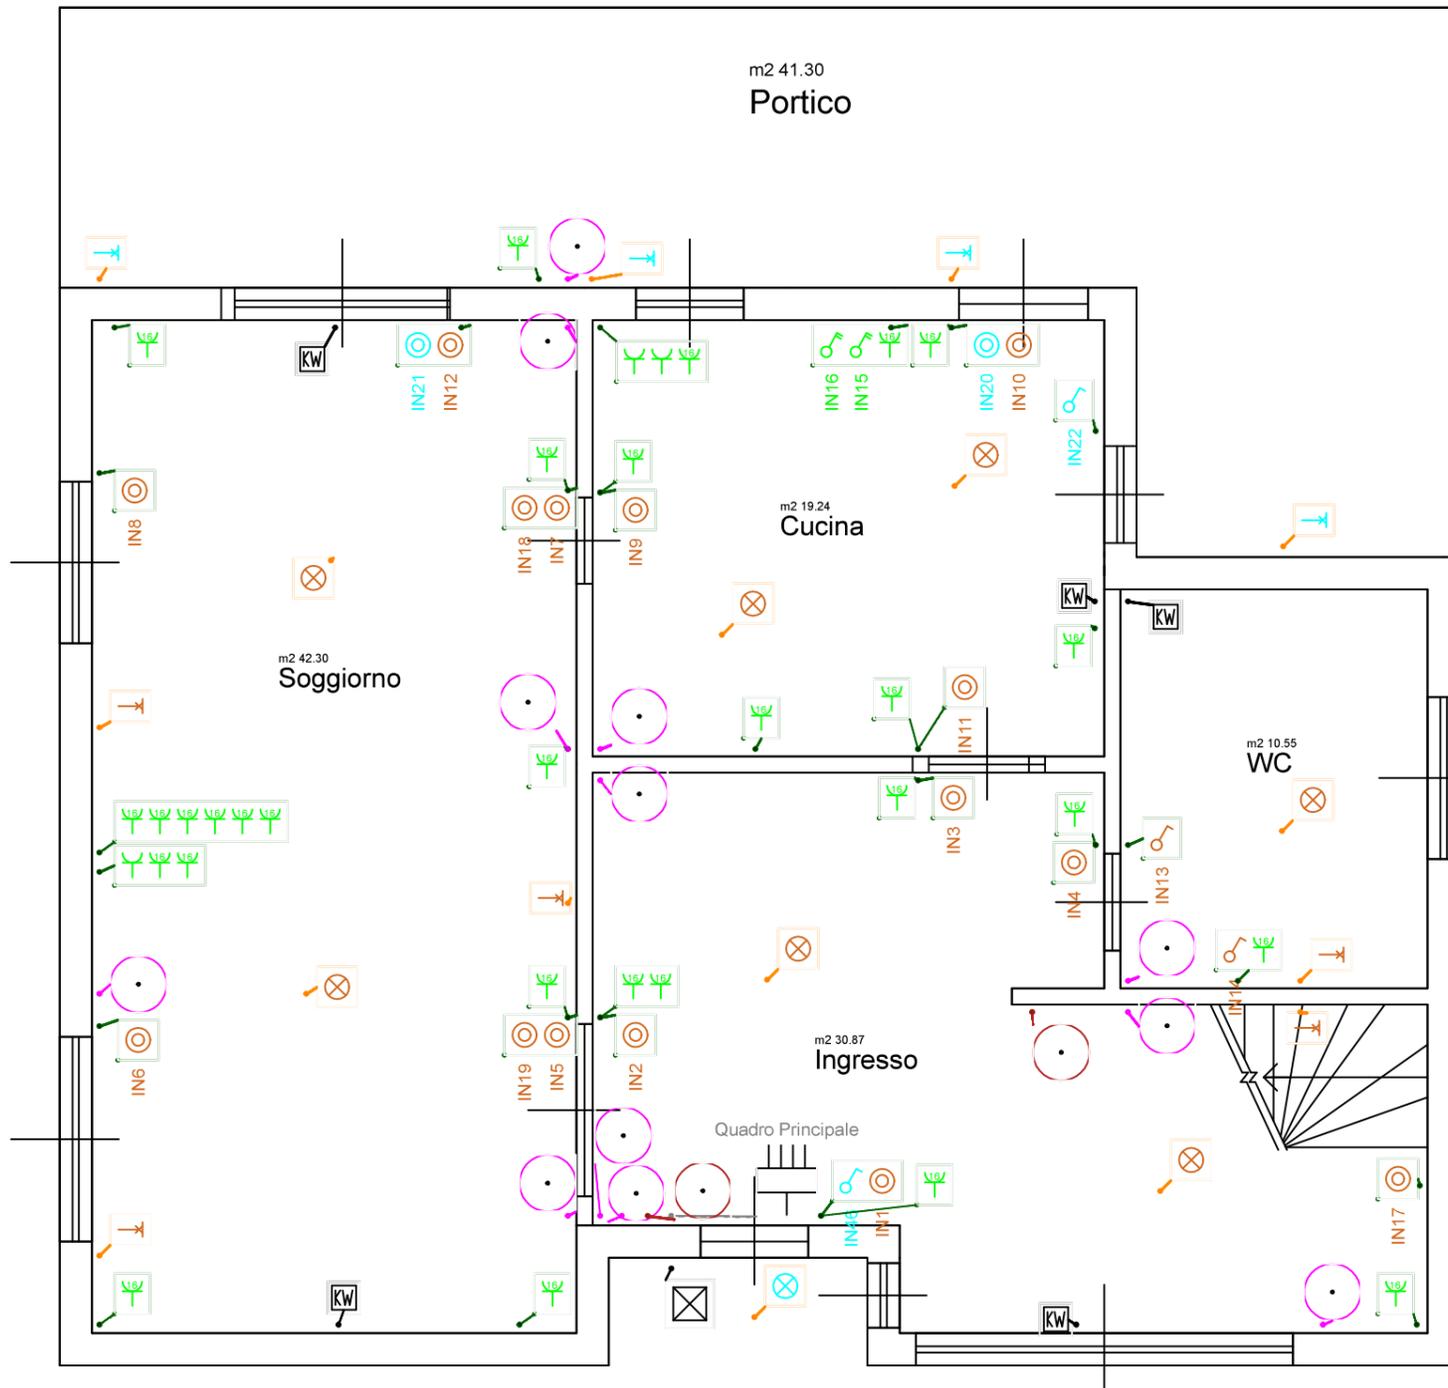

	Alimentazione TT
	Cassetta di derivazione
	Cassetta frutti
	Generico
	Interruttore bipolare
	Interruttore unipolare
	Lampada
	Lampada a parete
	Pozzetti per impianto
	Presse 2P+T, 16 Ampere
	Presse con contatto di protezione
	Pulsante
	Quadro

Stampa di esempio del software

Impiantus-ELETRICO

www.acca.it

PROVA GRATIS

Disposizione planimetrica generale Piano Terra

Edificio Casa indipendente Via Verdi, 1 Roma	Committente Mario ROSSI via Roma, 1 Roma	Tecnico ing. Paolo BIANCHI via Italia, 1 Roma P.IVA: 12345678901	
Impianto Impianto Elettrico BT	Tavola Tavola 0 - Piano Terra	Data 18-04-2017	Scala 1:100